


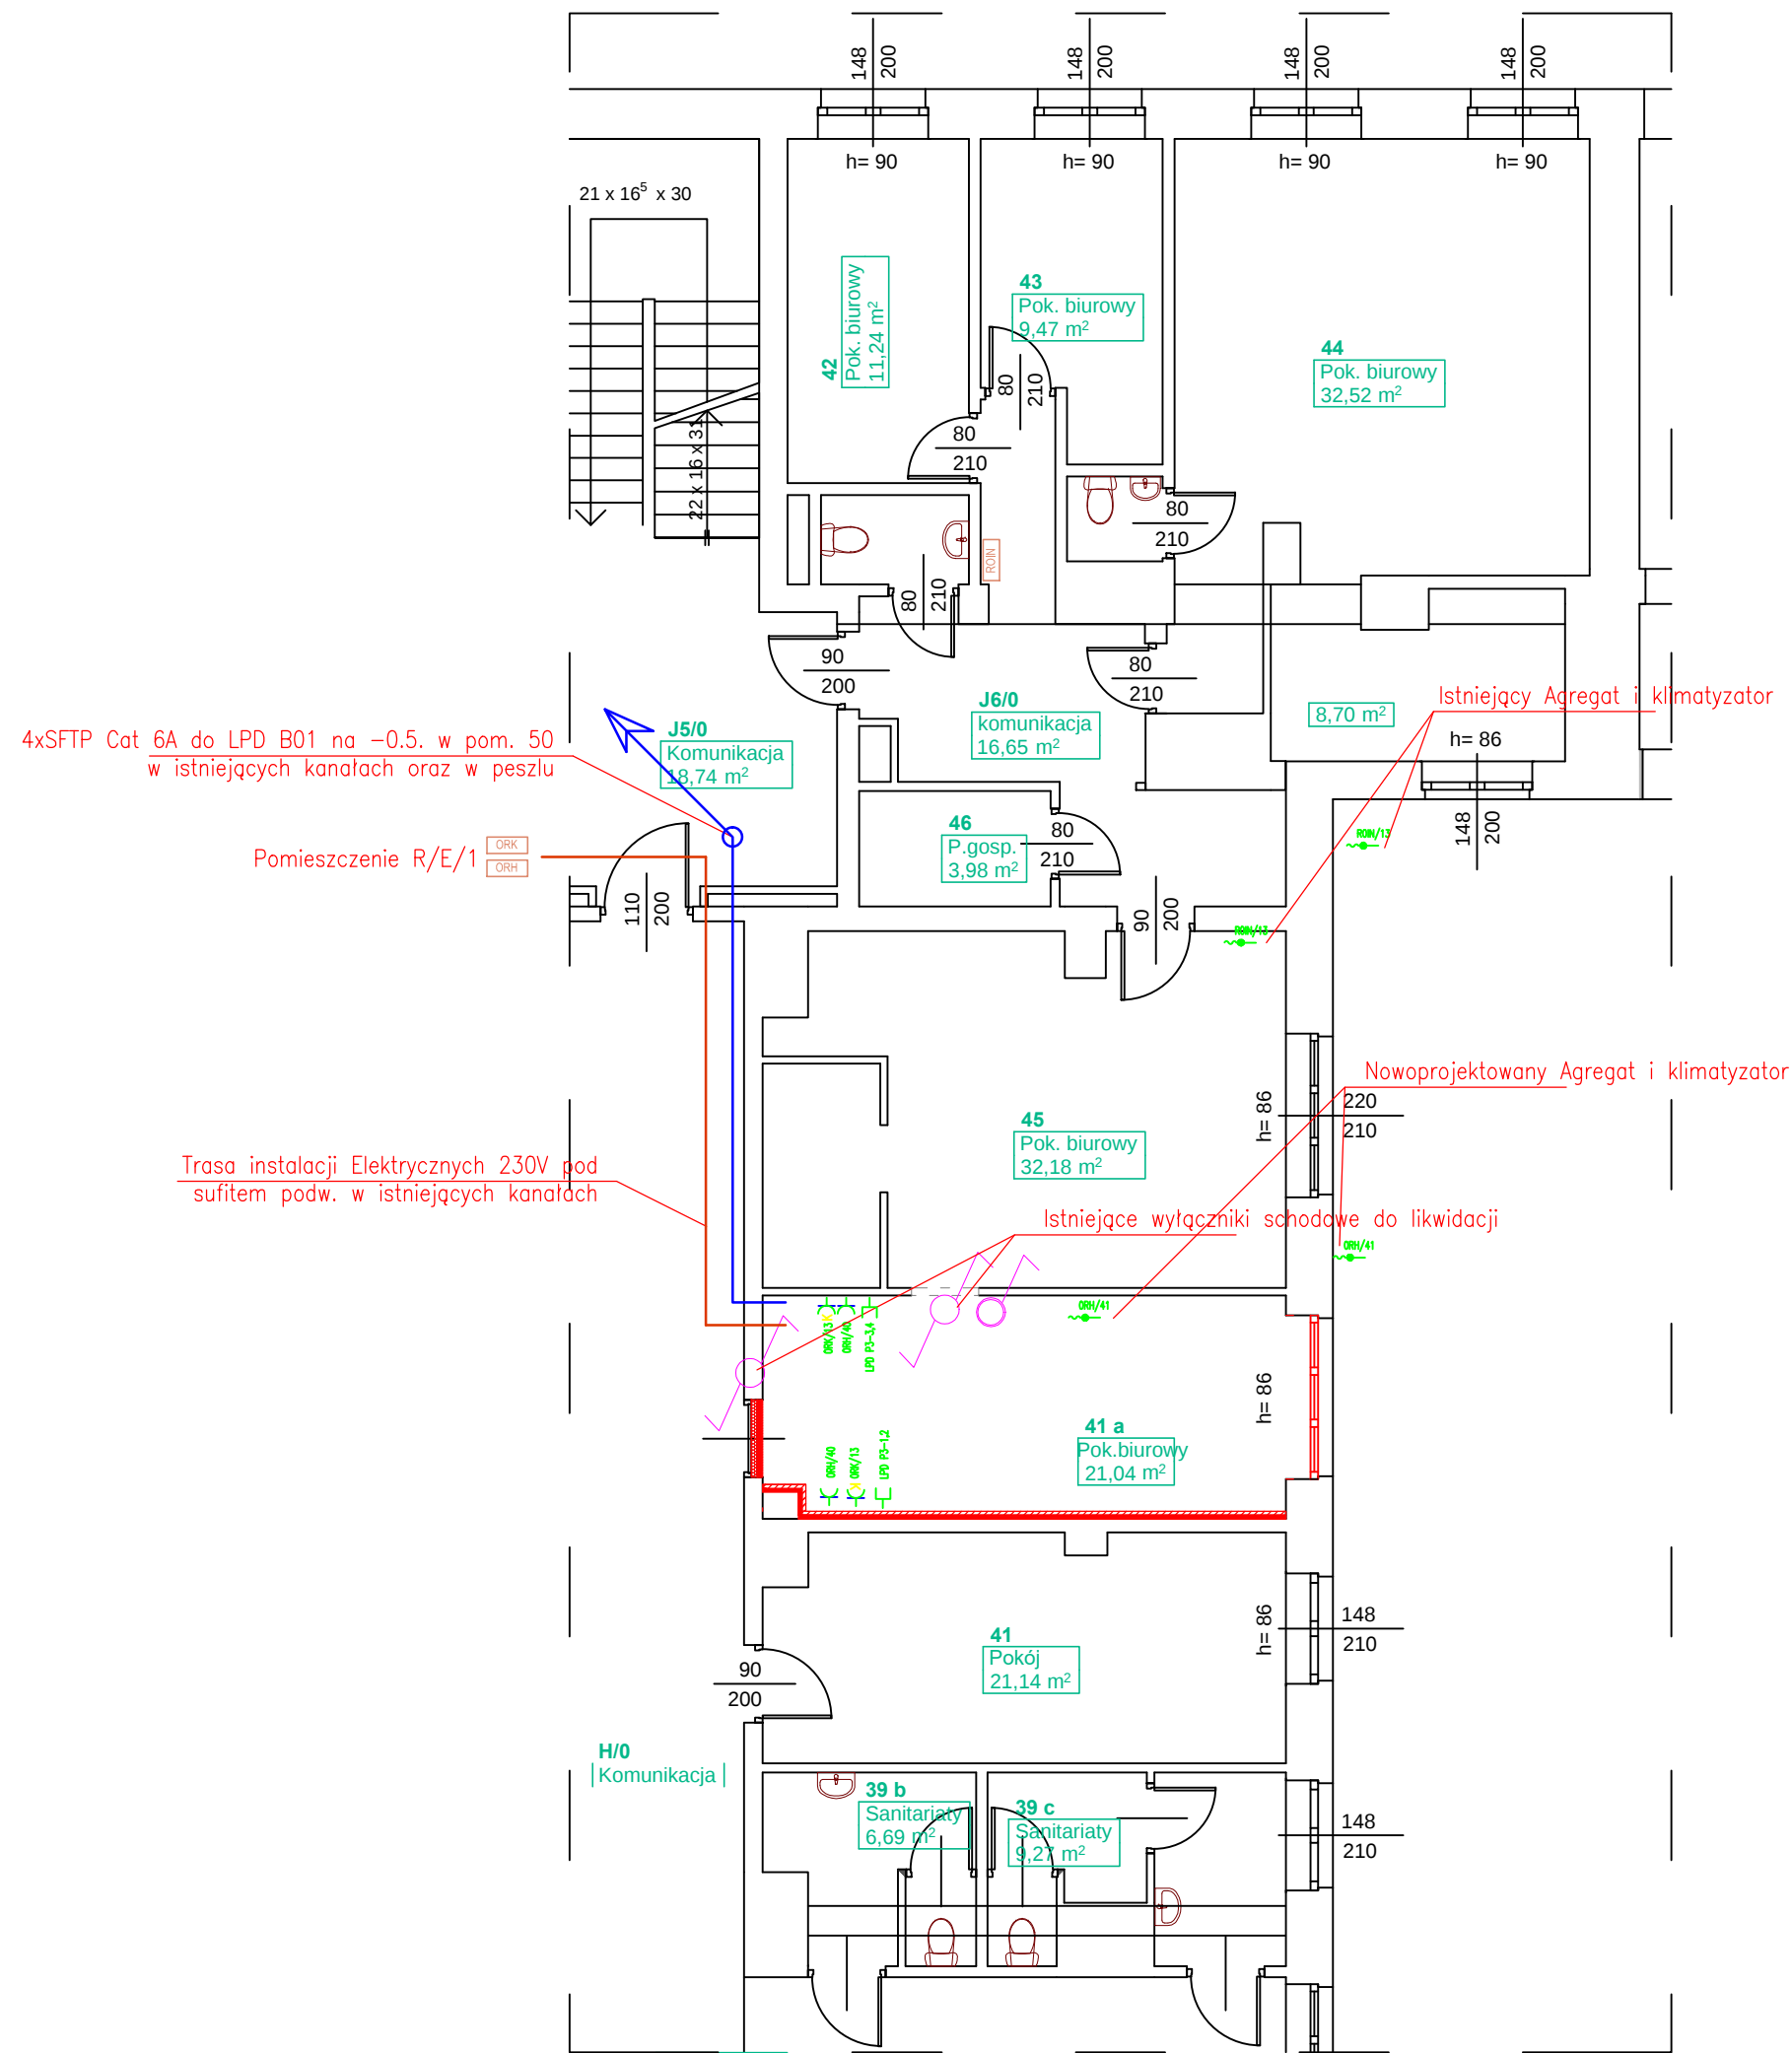

## LEGENDA:

- ROIN Istniejąca Rozdzielnia ROIN – w korytarzu kancelarii
- ORK Istniejąca Rozdzielnia ORK zasilania gwarantowanego – w korytarzu głównym
- ORH Istniejąca Rozdzielnia ORH zasilania ogólnego – w korytarzu głównym
- Wypust 230V do zasilenia agregatu klimatyzatora oraz panelu ściennego
- PODWÓJNE GNIAZDO WTYKOWE 1–FAZOWE 16A, (czerwone–dedykowane DATA z blokadą i kluczem)
- PODWÓJNE GNIAZDO WTYKOWE 1–FAZOWE 16A, (białe – ogólne)
- Gniazdo 2xRJ45 Cat.6 p/t

### Instalacje w pom. 41a:

- w pom. zachować istniejące instalacje gniazd wtyczkowych 230V oraz sieci strukturalnej,
- dodatkowe gniazda ogólne oraz PEL instalować 30cm od posadzki w jednym zespolonym gnieździe i zachować istniejącą stylistykę,
- wyprowadzić wypust z 2m zapasem pod sufitem do klimatyzacji z rozdzielni ROIN znajdującej się w korytarzu kancelarii,
- istniejące wyłączniki schodowe zdemontować i zastąpić wyłącznikiem pojedynczym przy drzwiach.

### Dodatkowe uwagi:

- instalacje prowadzić p/t
- nowoprojektowany Agregat klimatyzatora na zewnątrz zasilić z nowoprojektowanego obwodu Rozdzielni ORH,
- istniejący agregat i klimatyzator ścienny DAIKIN wydzielić z obecnego obwodu i wprowadzić na osobne zabezpieczenie w rozdzielni ROIN.
- zastosowane typy osprzętu mają charakter pogadowy. Stosować należy osprzęt o parametrach conajmniej równorzędnych

## RZUT PARTERU 1:100



Inwestor: Sąd Okręgowy w Warszawie  
Al. Solidarności 127  
00–898 Warszawa

Nazwa rys.: Plan instalacji elektrycznych –RZUT PARTERU

Skala: 1:100

ZADANIE: Remont części pom. w skrzydle H na partyerze oraz w skrzydle J na poziomie –I w budynku Sądu Okręgowego w Warszawie przy al. Solidarności 127 z dostosowaniem ich do potrzeb kancelarii tajnej Oddziału Ochrony Informacji Niejawnych Sądu Okręgowego w Warszawie.

Faza: PROJEKT WYKONAWCZY

Projektant: mgr inż. Łukasz Jamroz

Opracował: Sprawdził:

Branża: ELEKTRYCZNA

Data: 11.2016r

Nr rys.: IE-1