



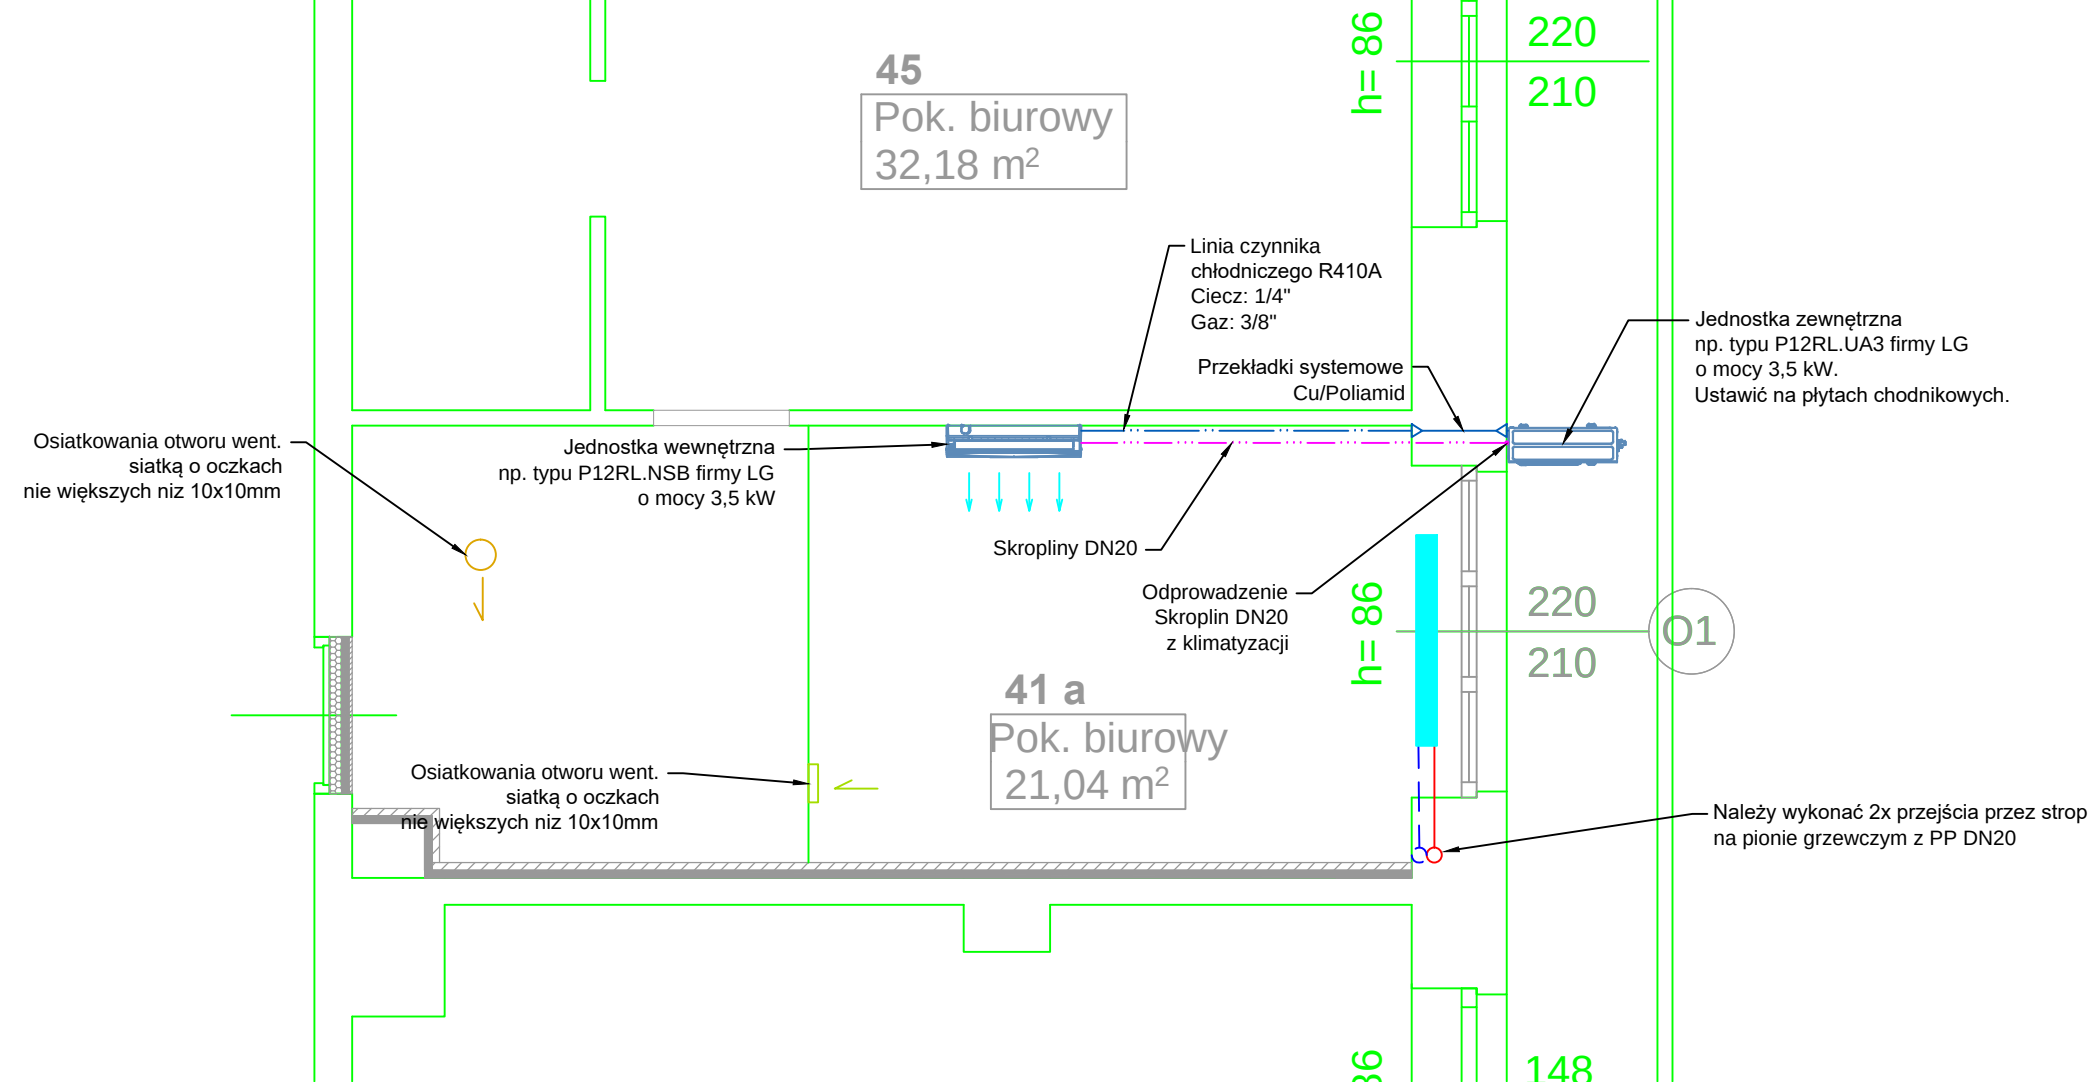

- Legenda:
- Instalacja co zasilanie
 - Instalacja co powrót
 - Instalacja czynnika chłodniczego
 - Instalacja skroplin/kanalizacji

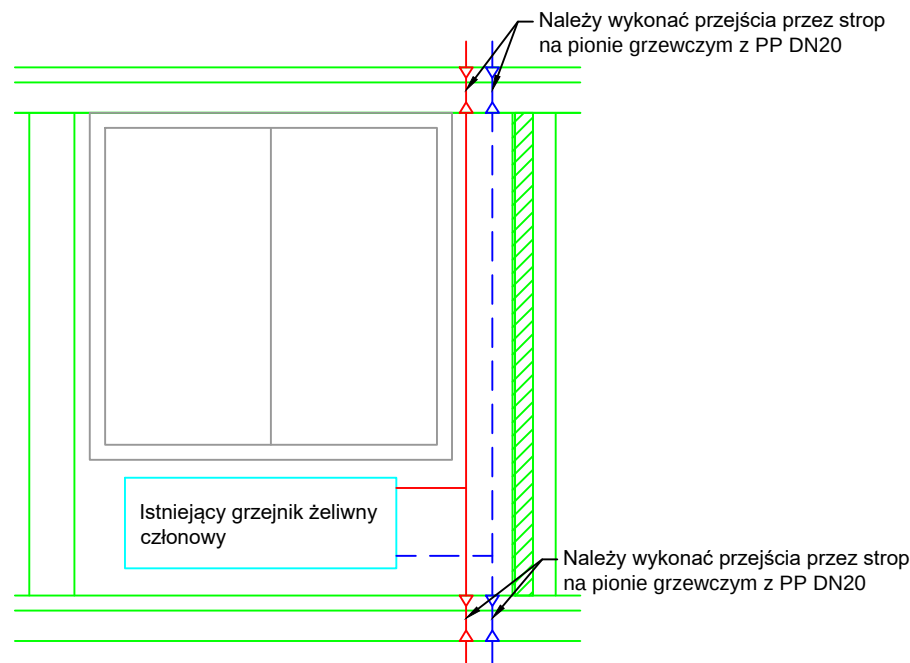

Inwestor: Sąd Okręgowy w Warszawie Al. Solidarności 127 00-898 Warszawa				
Nazwa rys.: Instalacje sanitarne – RZUT PARTERU – SKRZYDŁO H				Skala: 1:50
ZADANIE Remont części pom. w skrzydle H na parterze oraz w skrzydle J na poziomie -1 w budynku Sądu Okręgowego w Warszawie przy al. Solidarności 127 z dostosowaniem ich do potrzeb kancelarii tajnej Oddziału Ochrony Informacji Niejawnych Sądu Okręgowego w Warszawie.				Faza: PROJEKT WYKONAWCZY
Projektant:	Imię i nazwisko mgr.inż.arch. Tadeusz Figat	Nr uprawnień Wa-375/90	Podpis	Branża: SANITARNA
				Data: 11.2016r
Opracował:				Nr rys.: PW-S-1
Sprawdził:				